


凡 例

- 換気ダクトルート
- 下り天井
- 排水管ルート
- ◻ 給湯機
- ◼ 分電盤
- ガス漏れ警報器

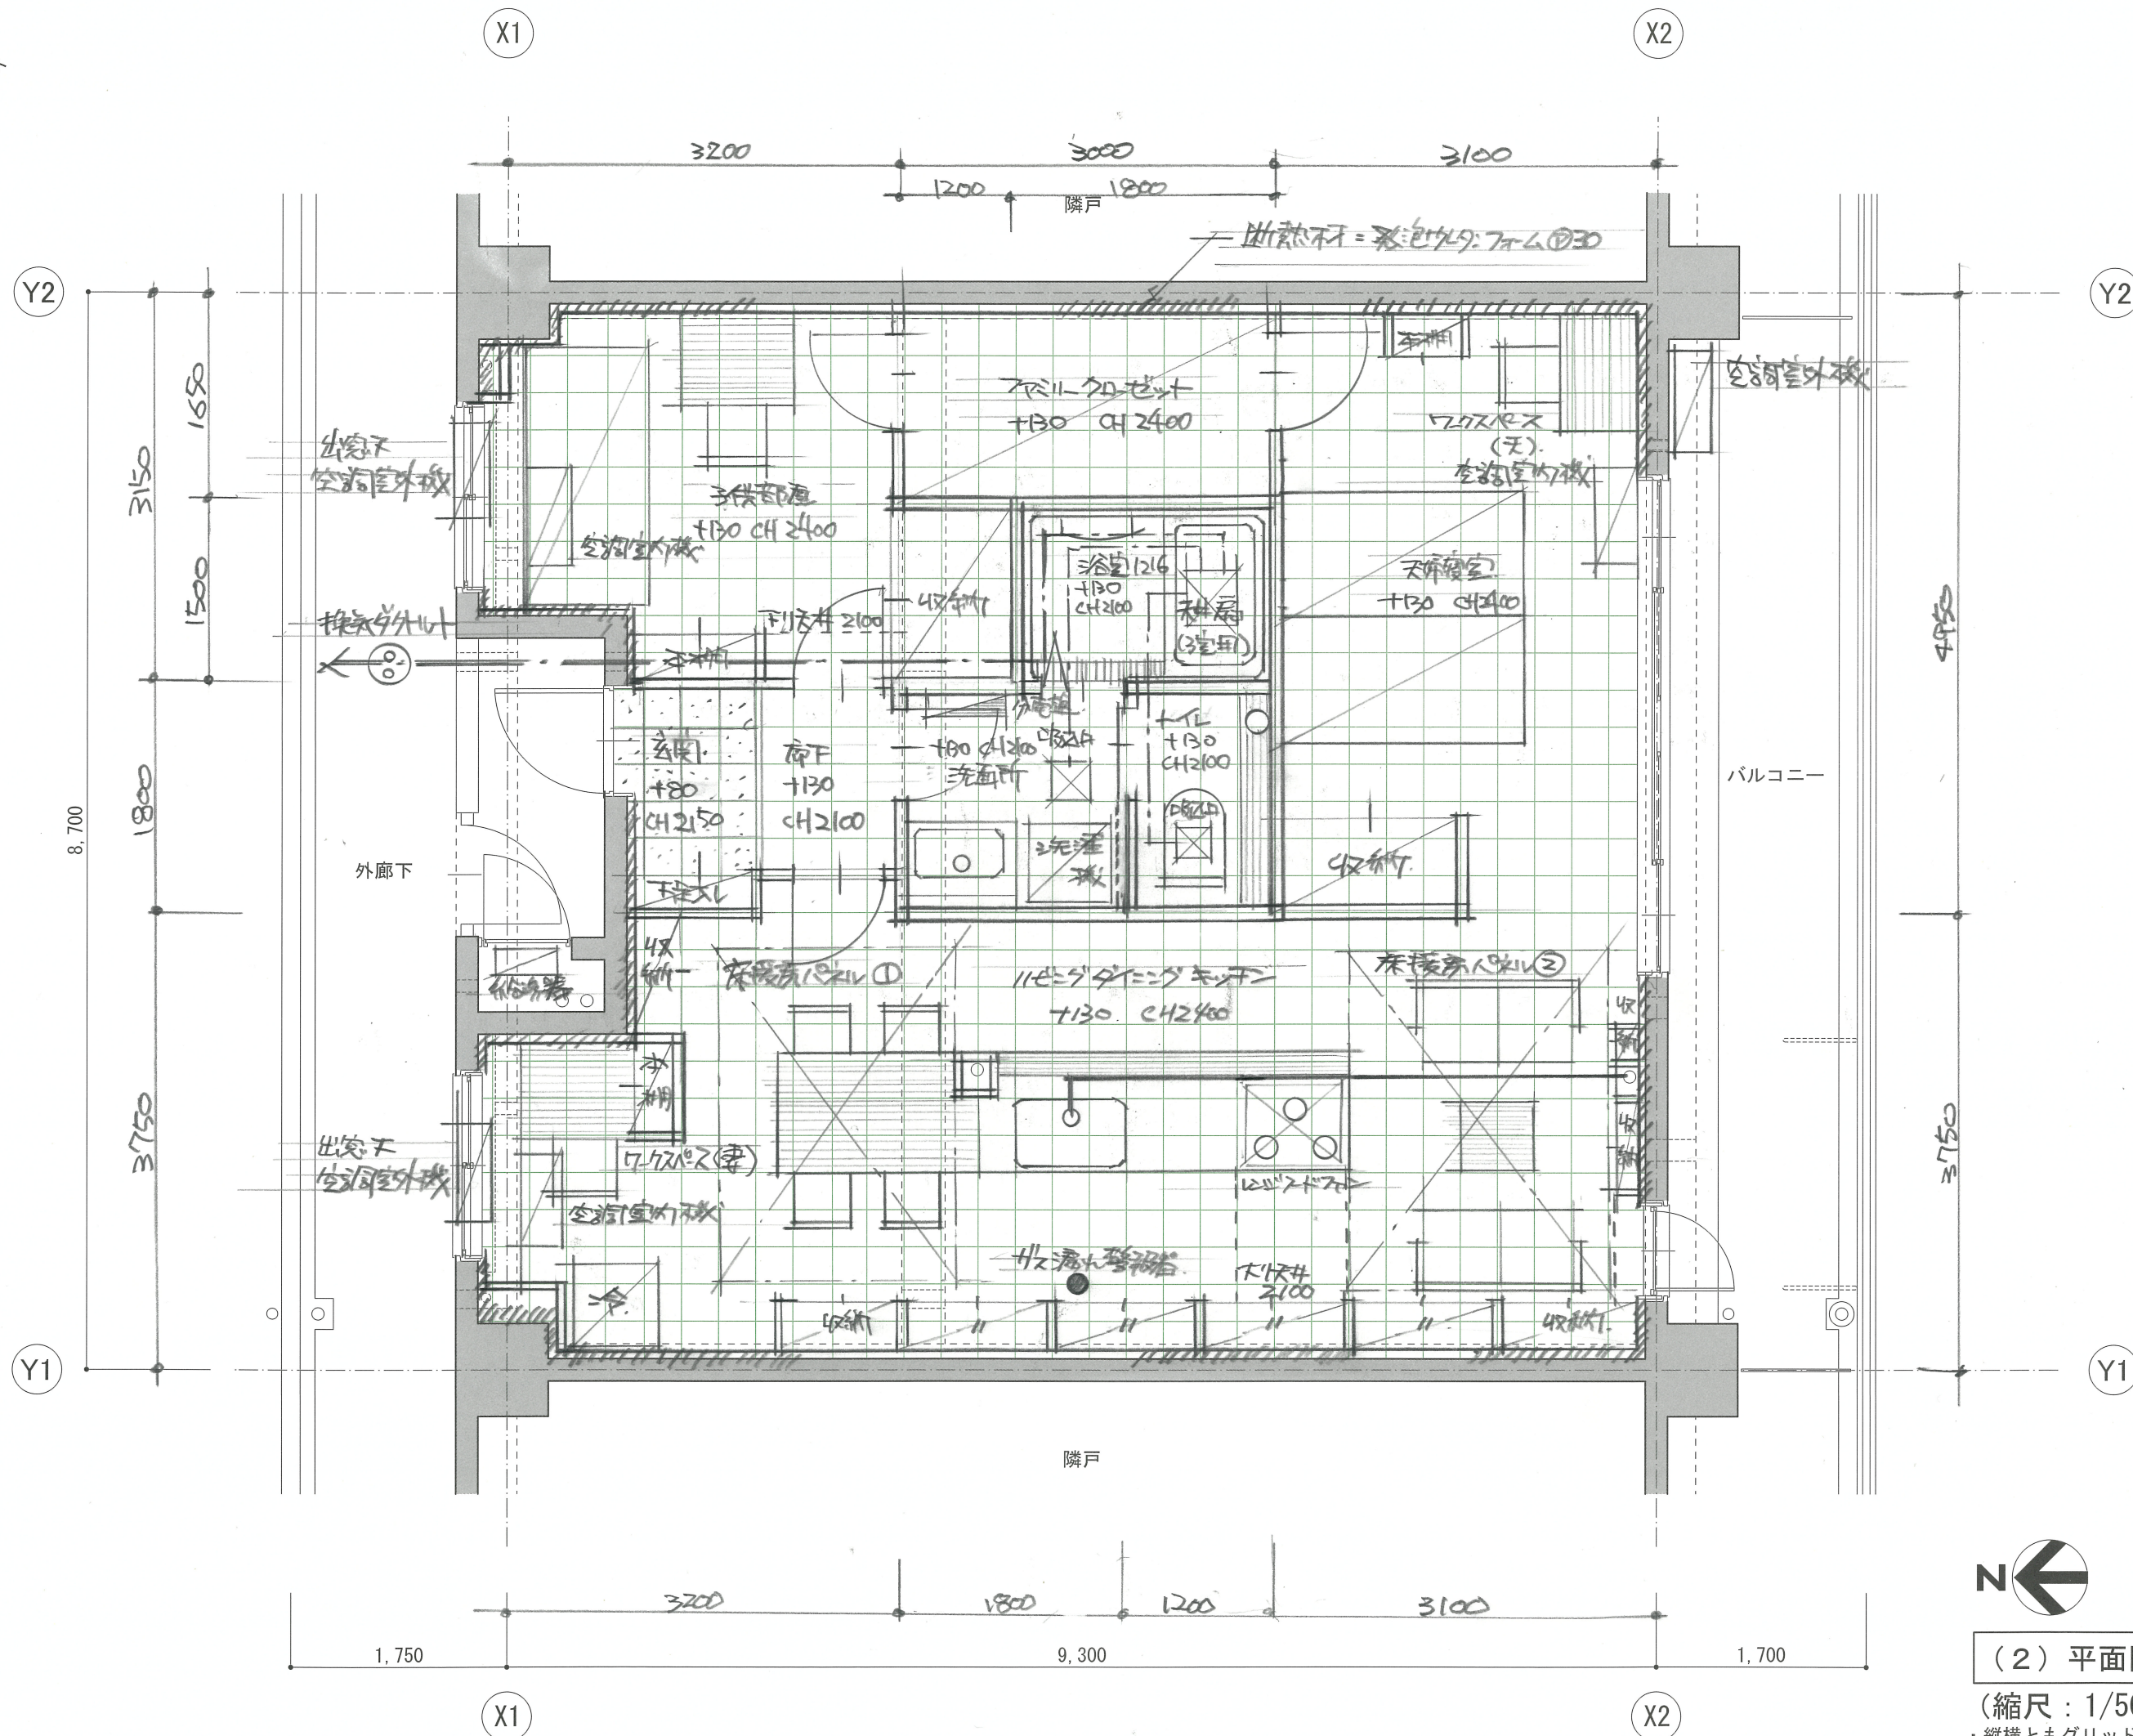

(2) 平面図

(縮尺: 1/50)

・縦横ともグリッド300mm間隔