


凡例

--- 換気ダクトルート

— 排水管ルート

● 照明スイッチ

..... 下り天井

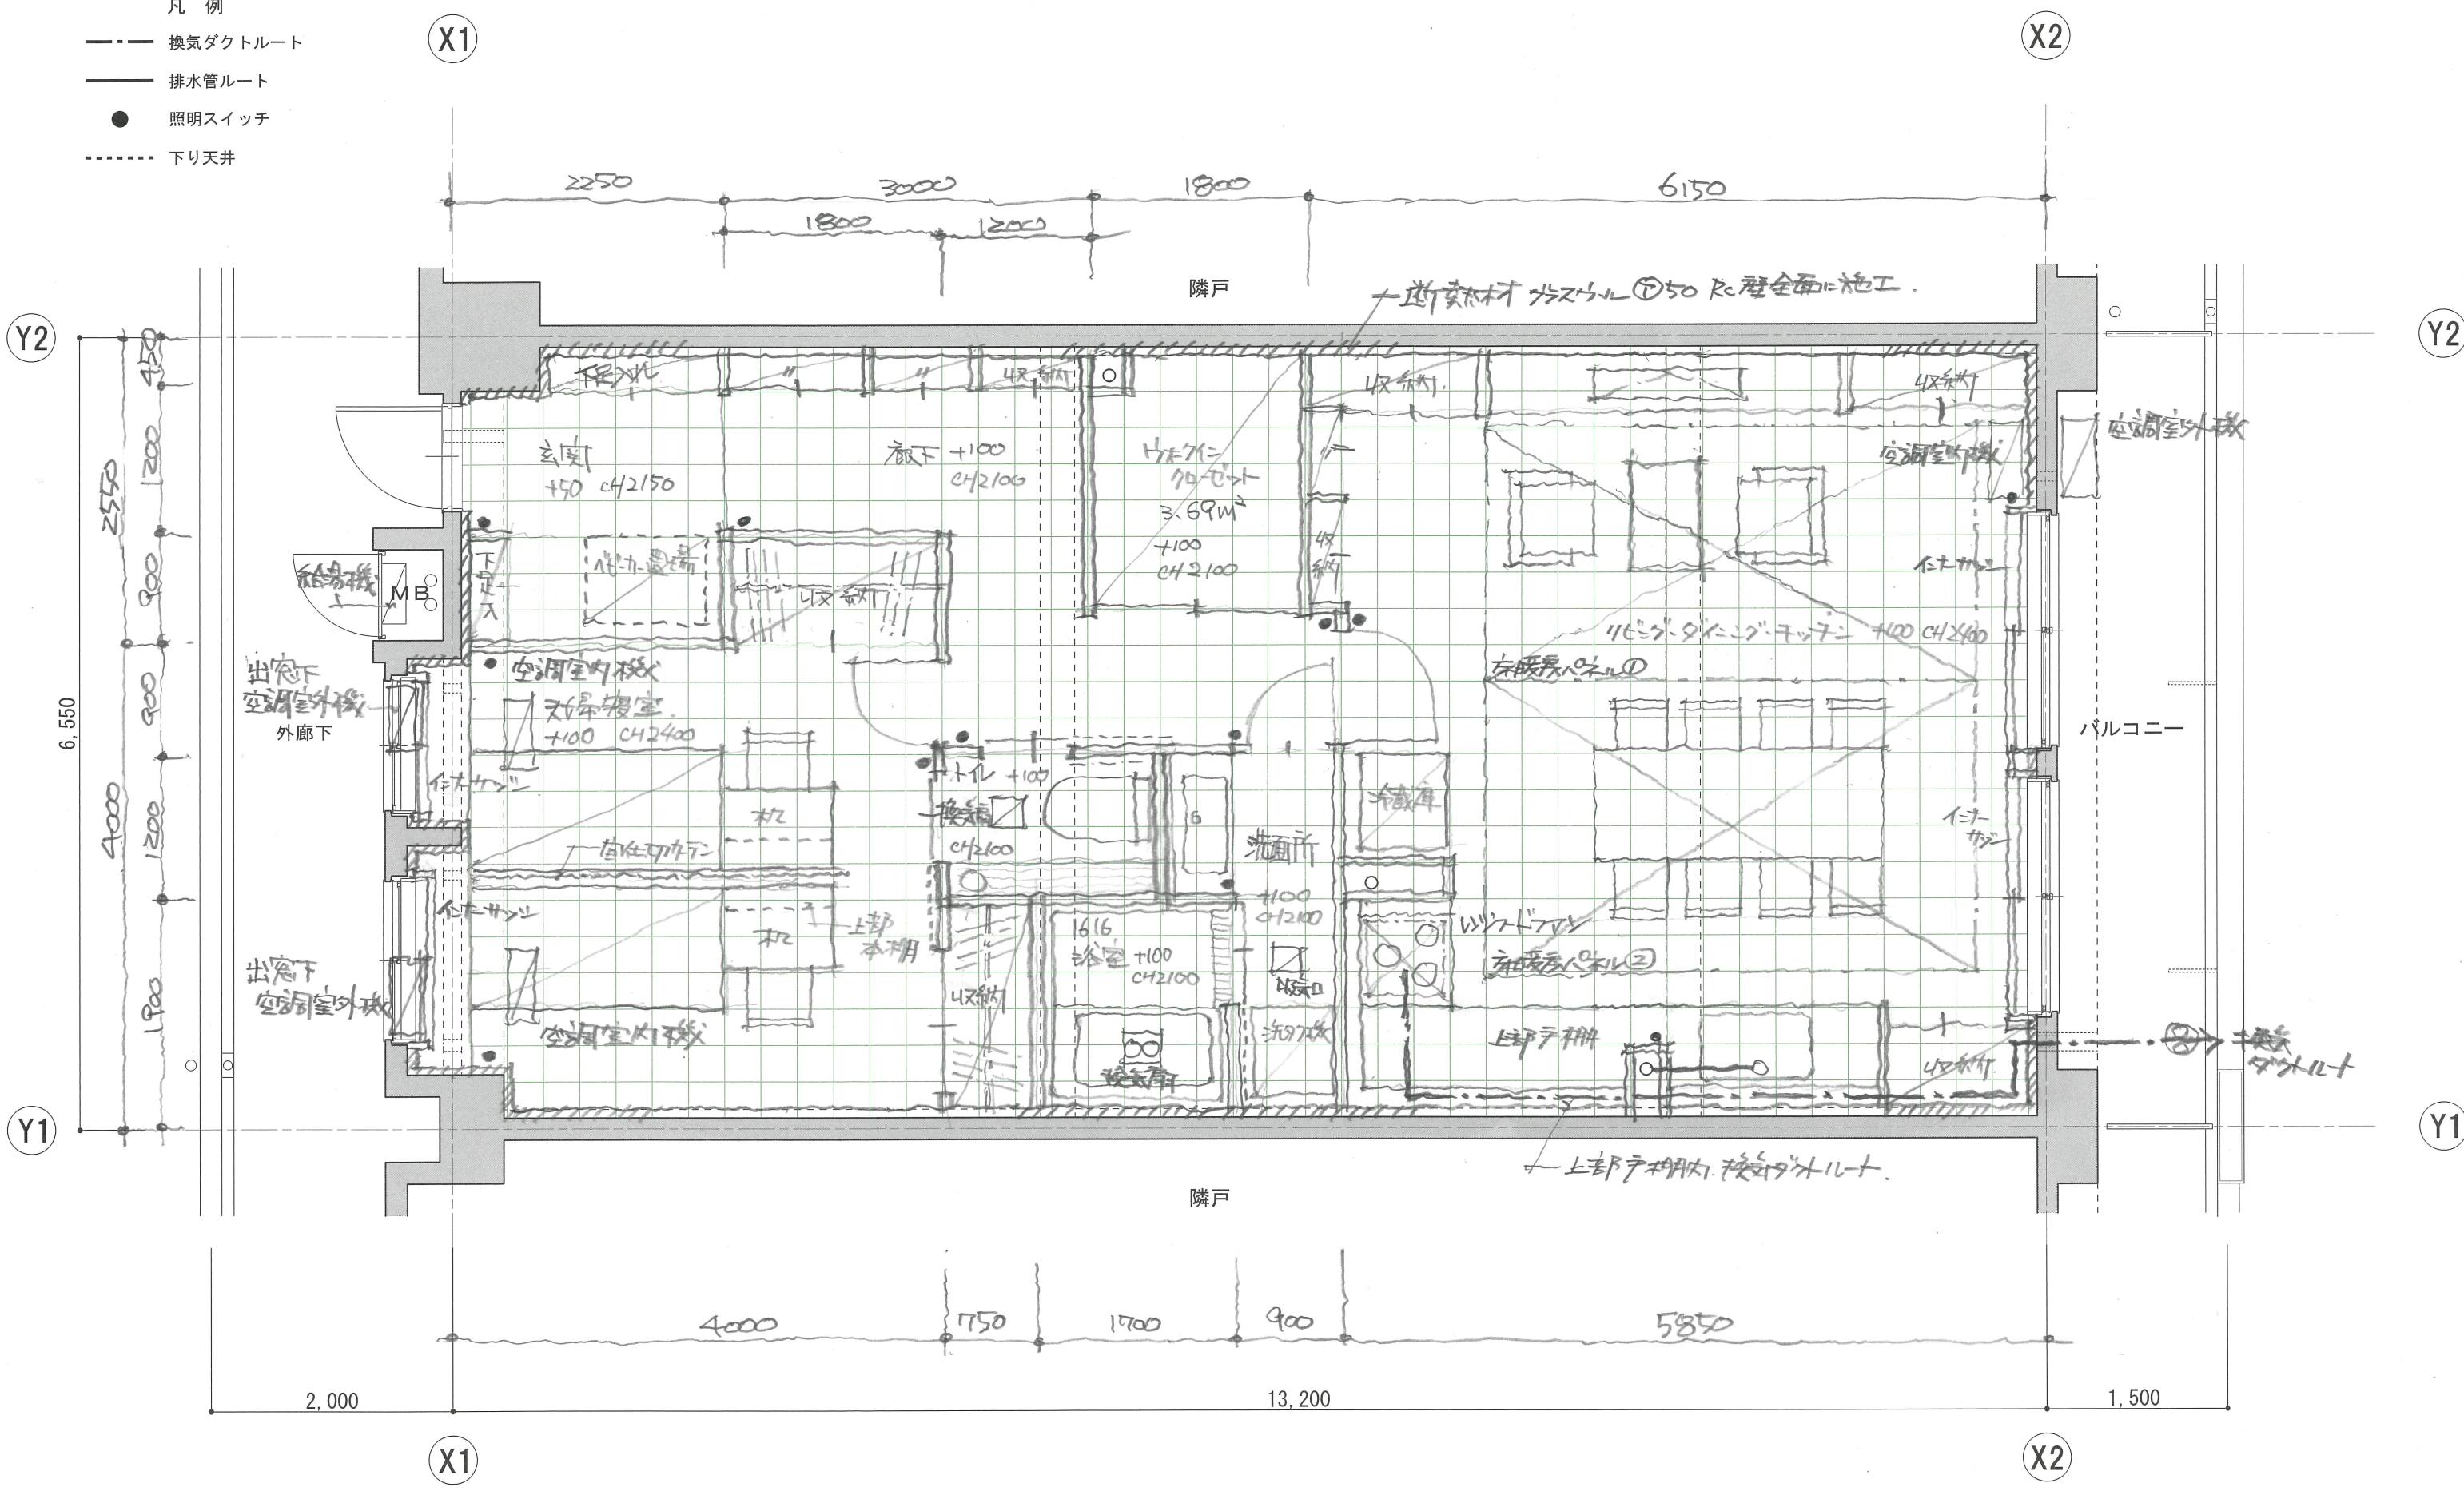

(2) 平面図

(縮尺: 1/50)

・縦横ともグリッド300mm間隔

